



2/14(月)~15(火)

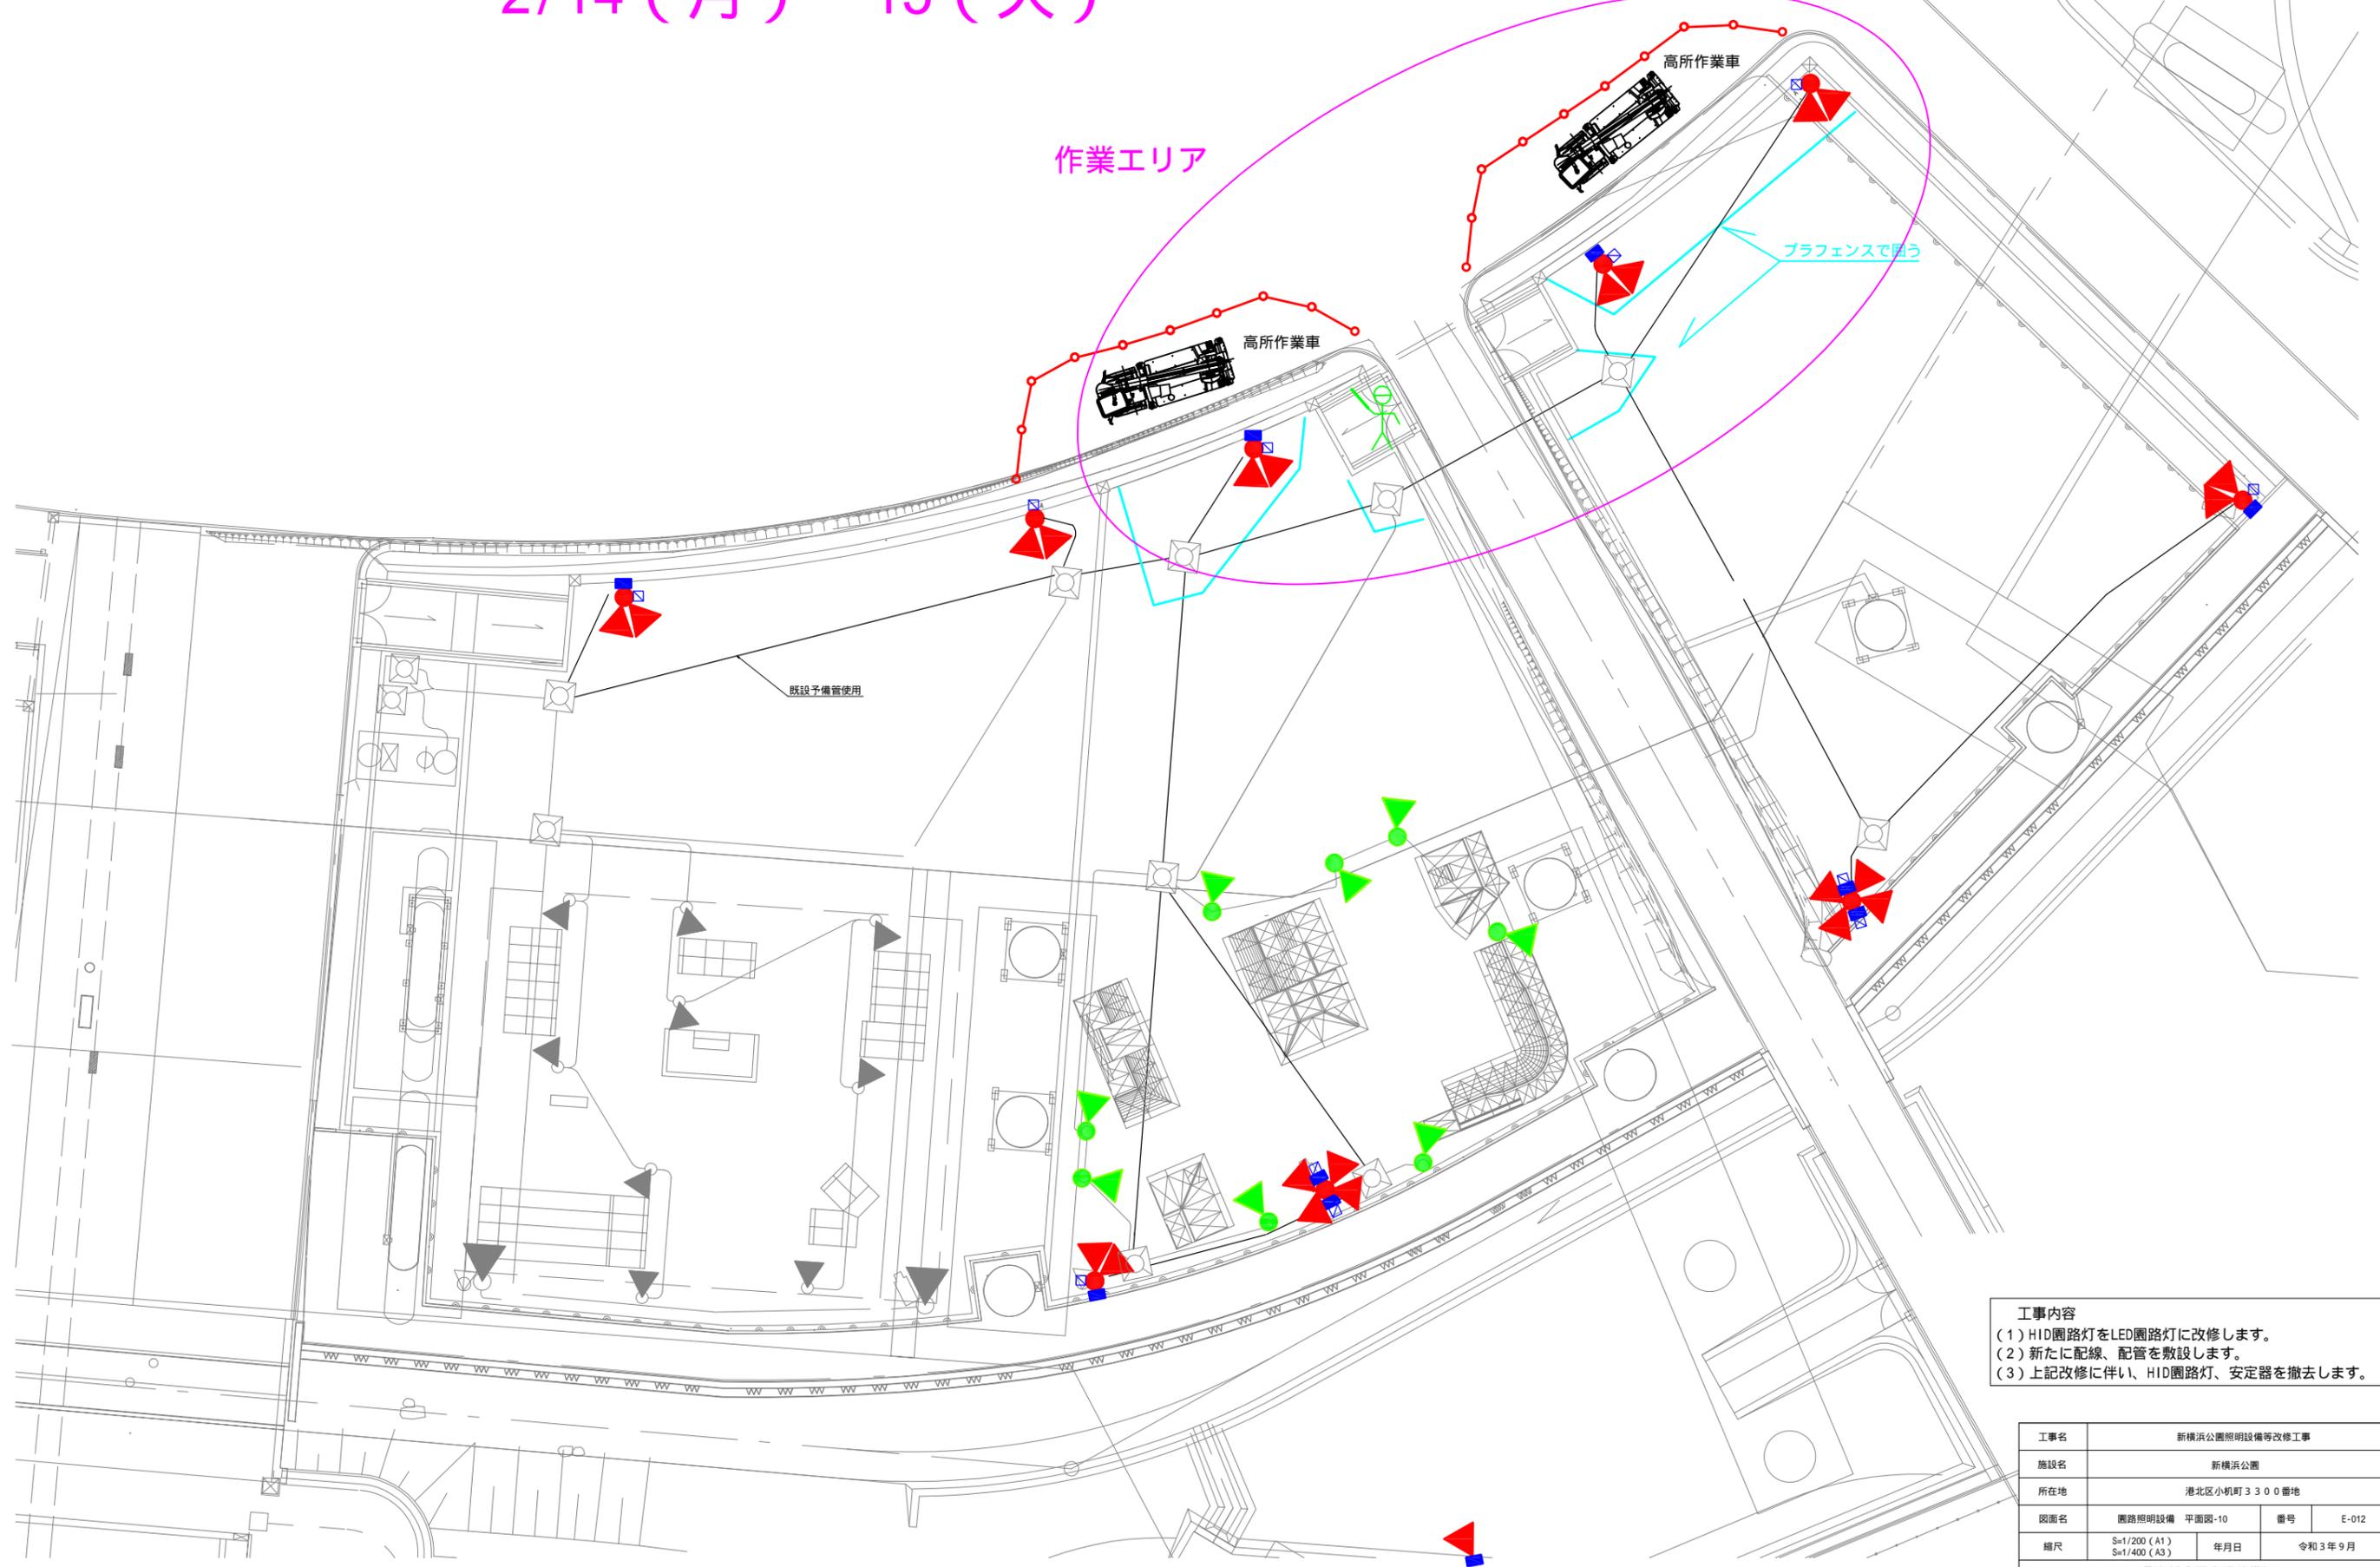

**工事内容**  
 (1) HID園路灯をLED園路灯に改修します。  
 (2) 新たに配線、配管を敷設します。  
 (3) 上記改修に伴い、HID園路灯、安定器を撤去します。

工事名	新横浜公園照明設備等改修工事		
施設名	新横浜公園		
所在地	港北区小机町3300番地		
図面名	園路照明設備 平面図-10	番号	E-012
縮尺	S=1/200 (A1) S=1/400 (A3)	年月日	令和3年9月
環境創造局会場整備課			

2/16 (水) ~ 17 (木)

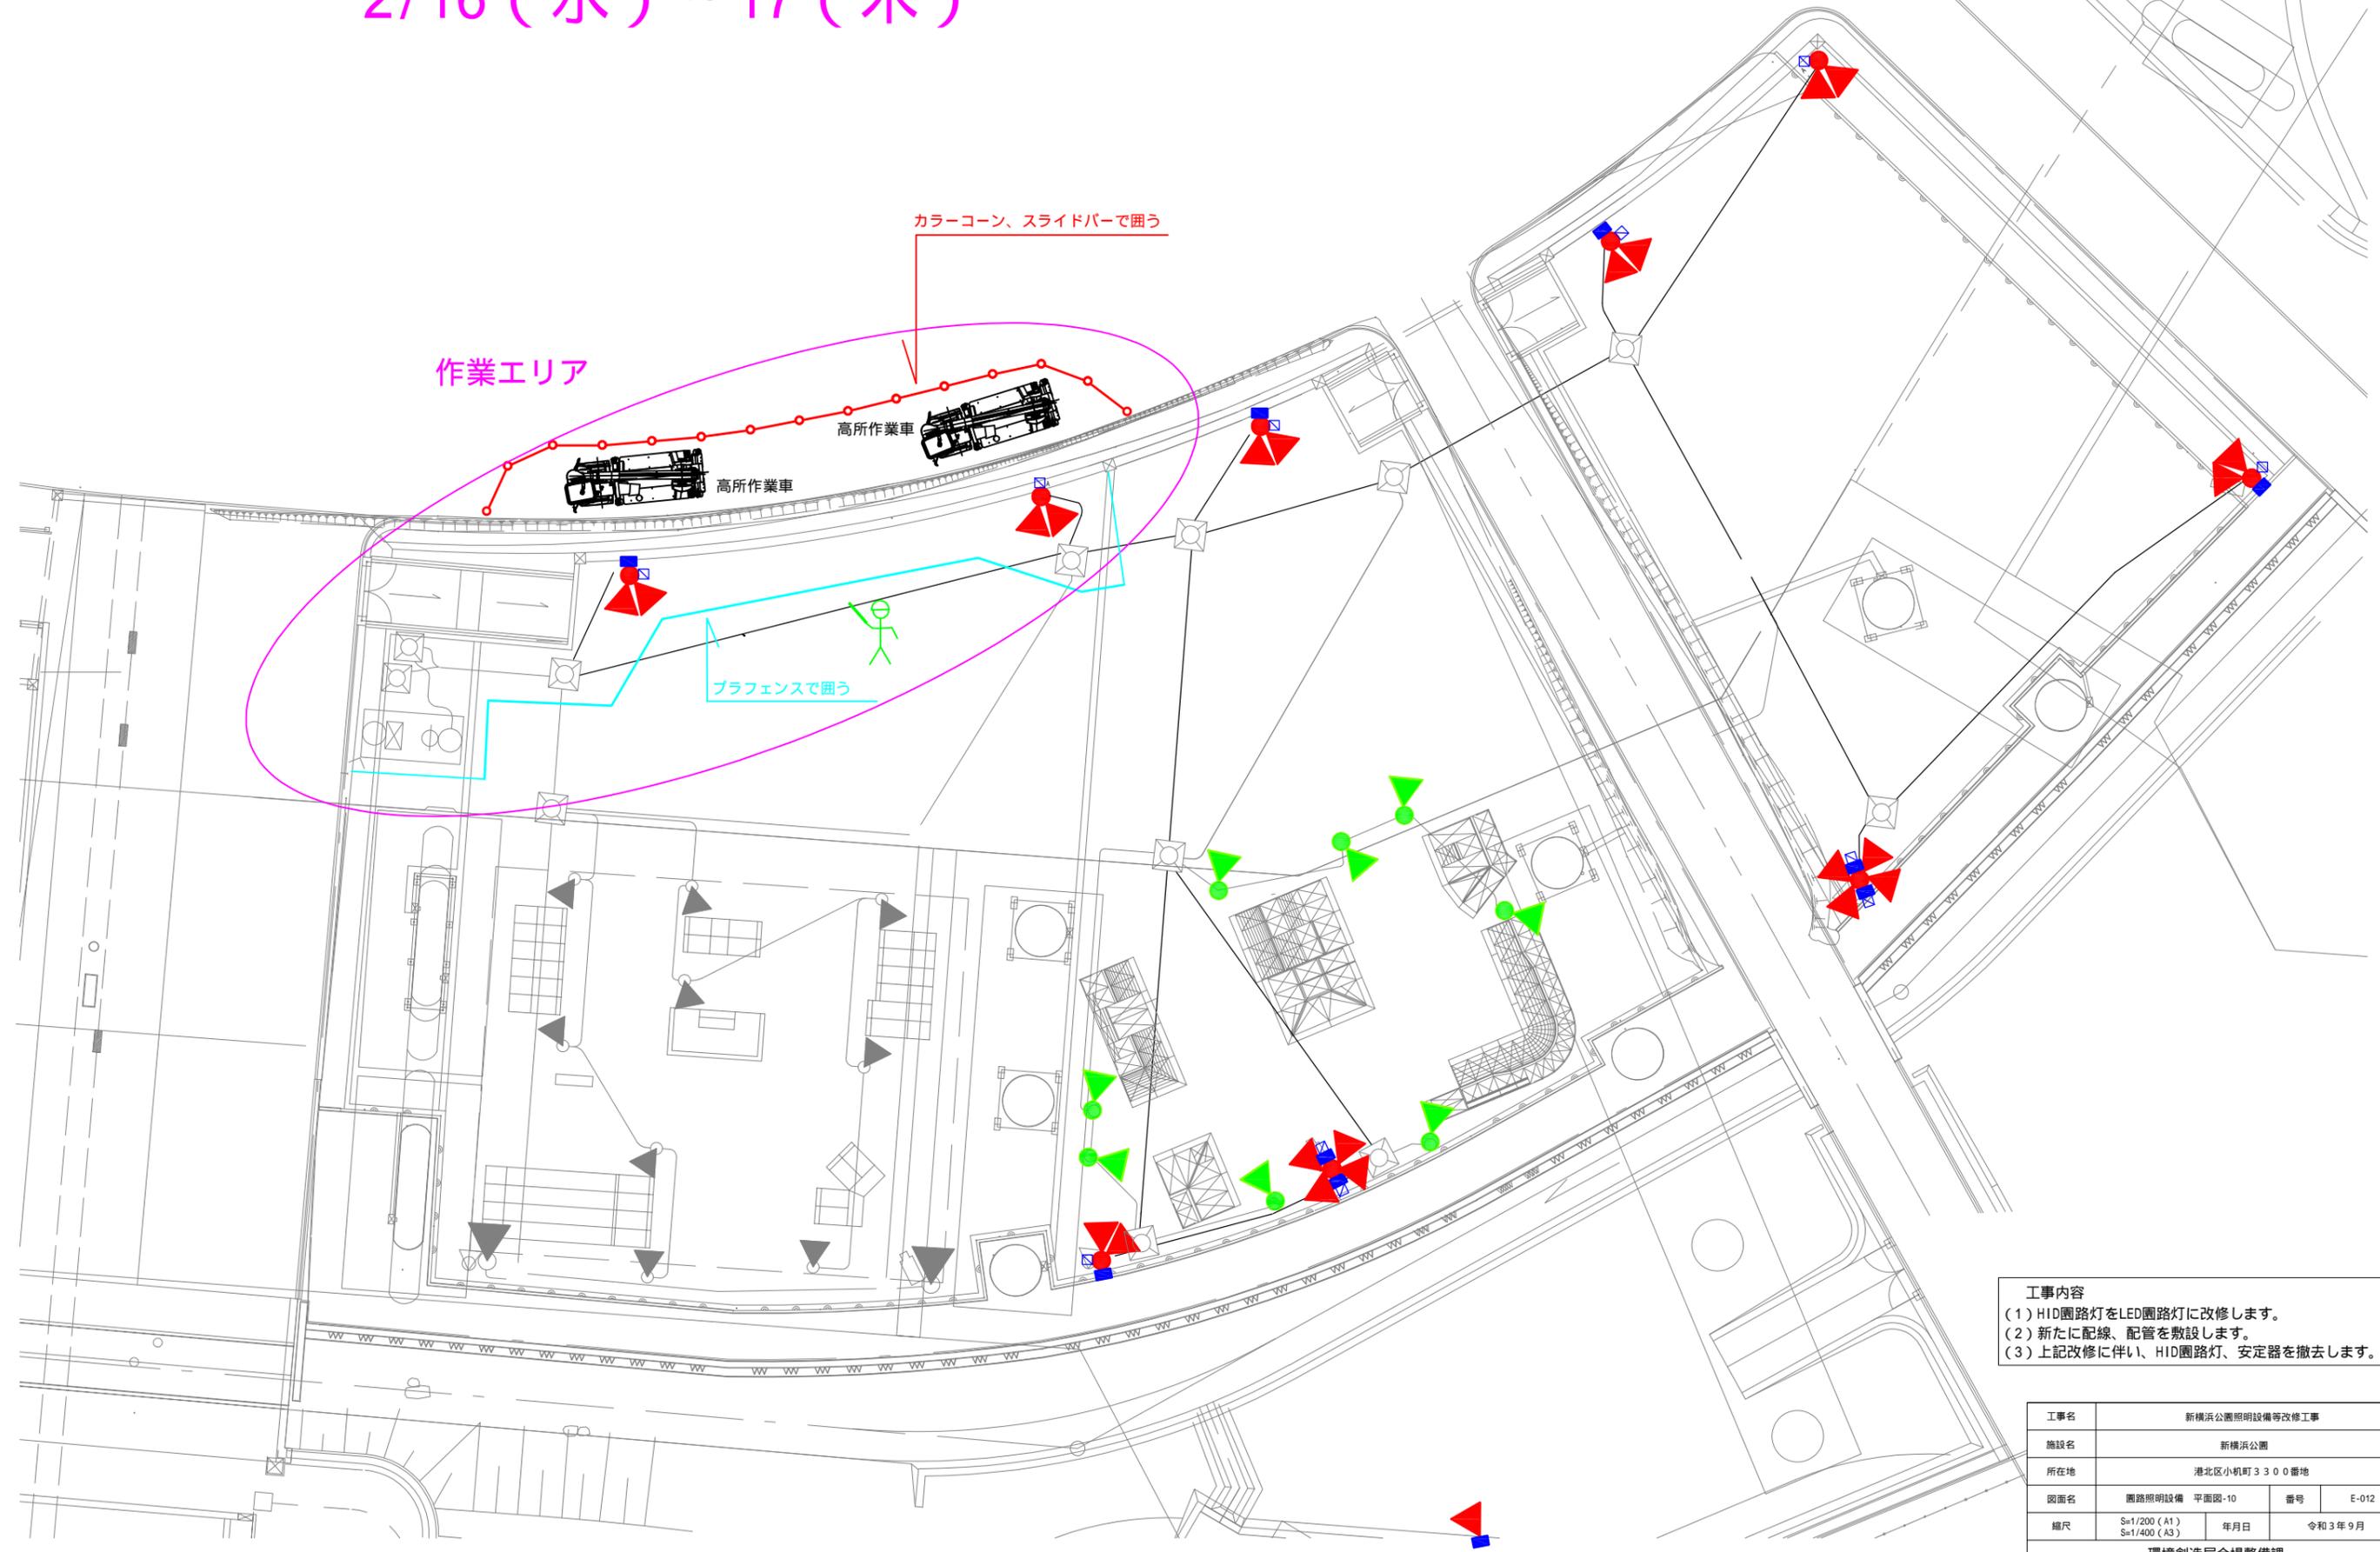


- 工事内容
- (1) HID圓路灯をLED圓路灯に改修します。
  - (2) 新たに配線、配管を敷設します。
  - (3) 上記改修に伴い、HID圓路灯、安定器を撤去します。

工事名	新横浜公園照明設備等改修工事		
施設名	新横浜公園		
所在地	港北区小机町3300番地		
図面名	圓路照明設備 平面図-10	番号	E-012
縮尺	S=1/200 (A1) S=1/400 (A3)	年月日	令和3年9月
環境創造局会場整備課			

2/18 (金)

2/21 (月) ~ 22 (火)

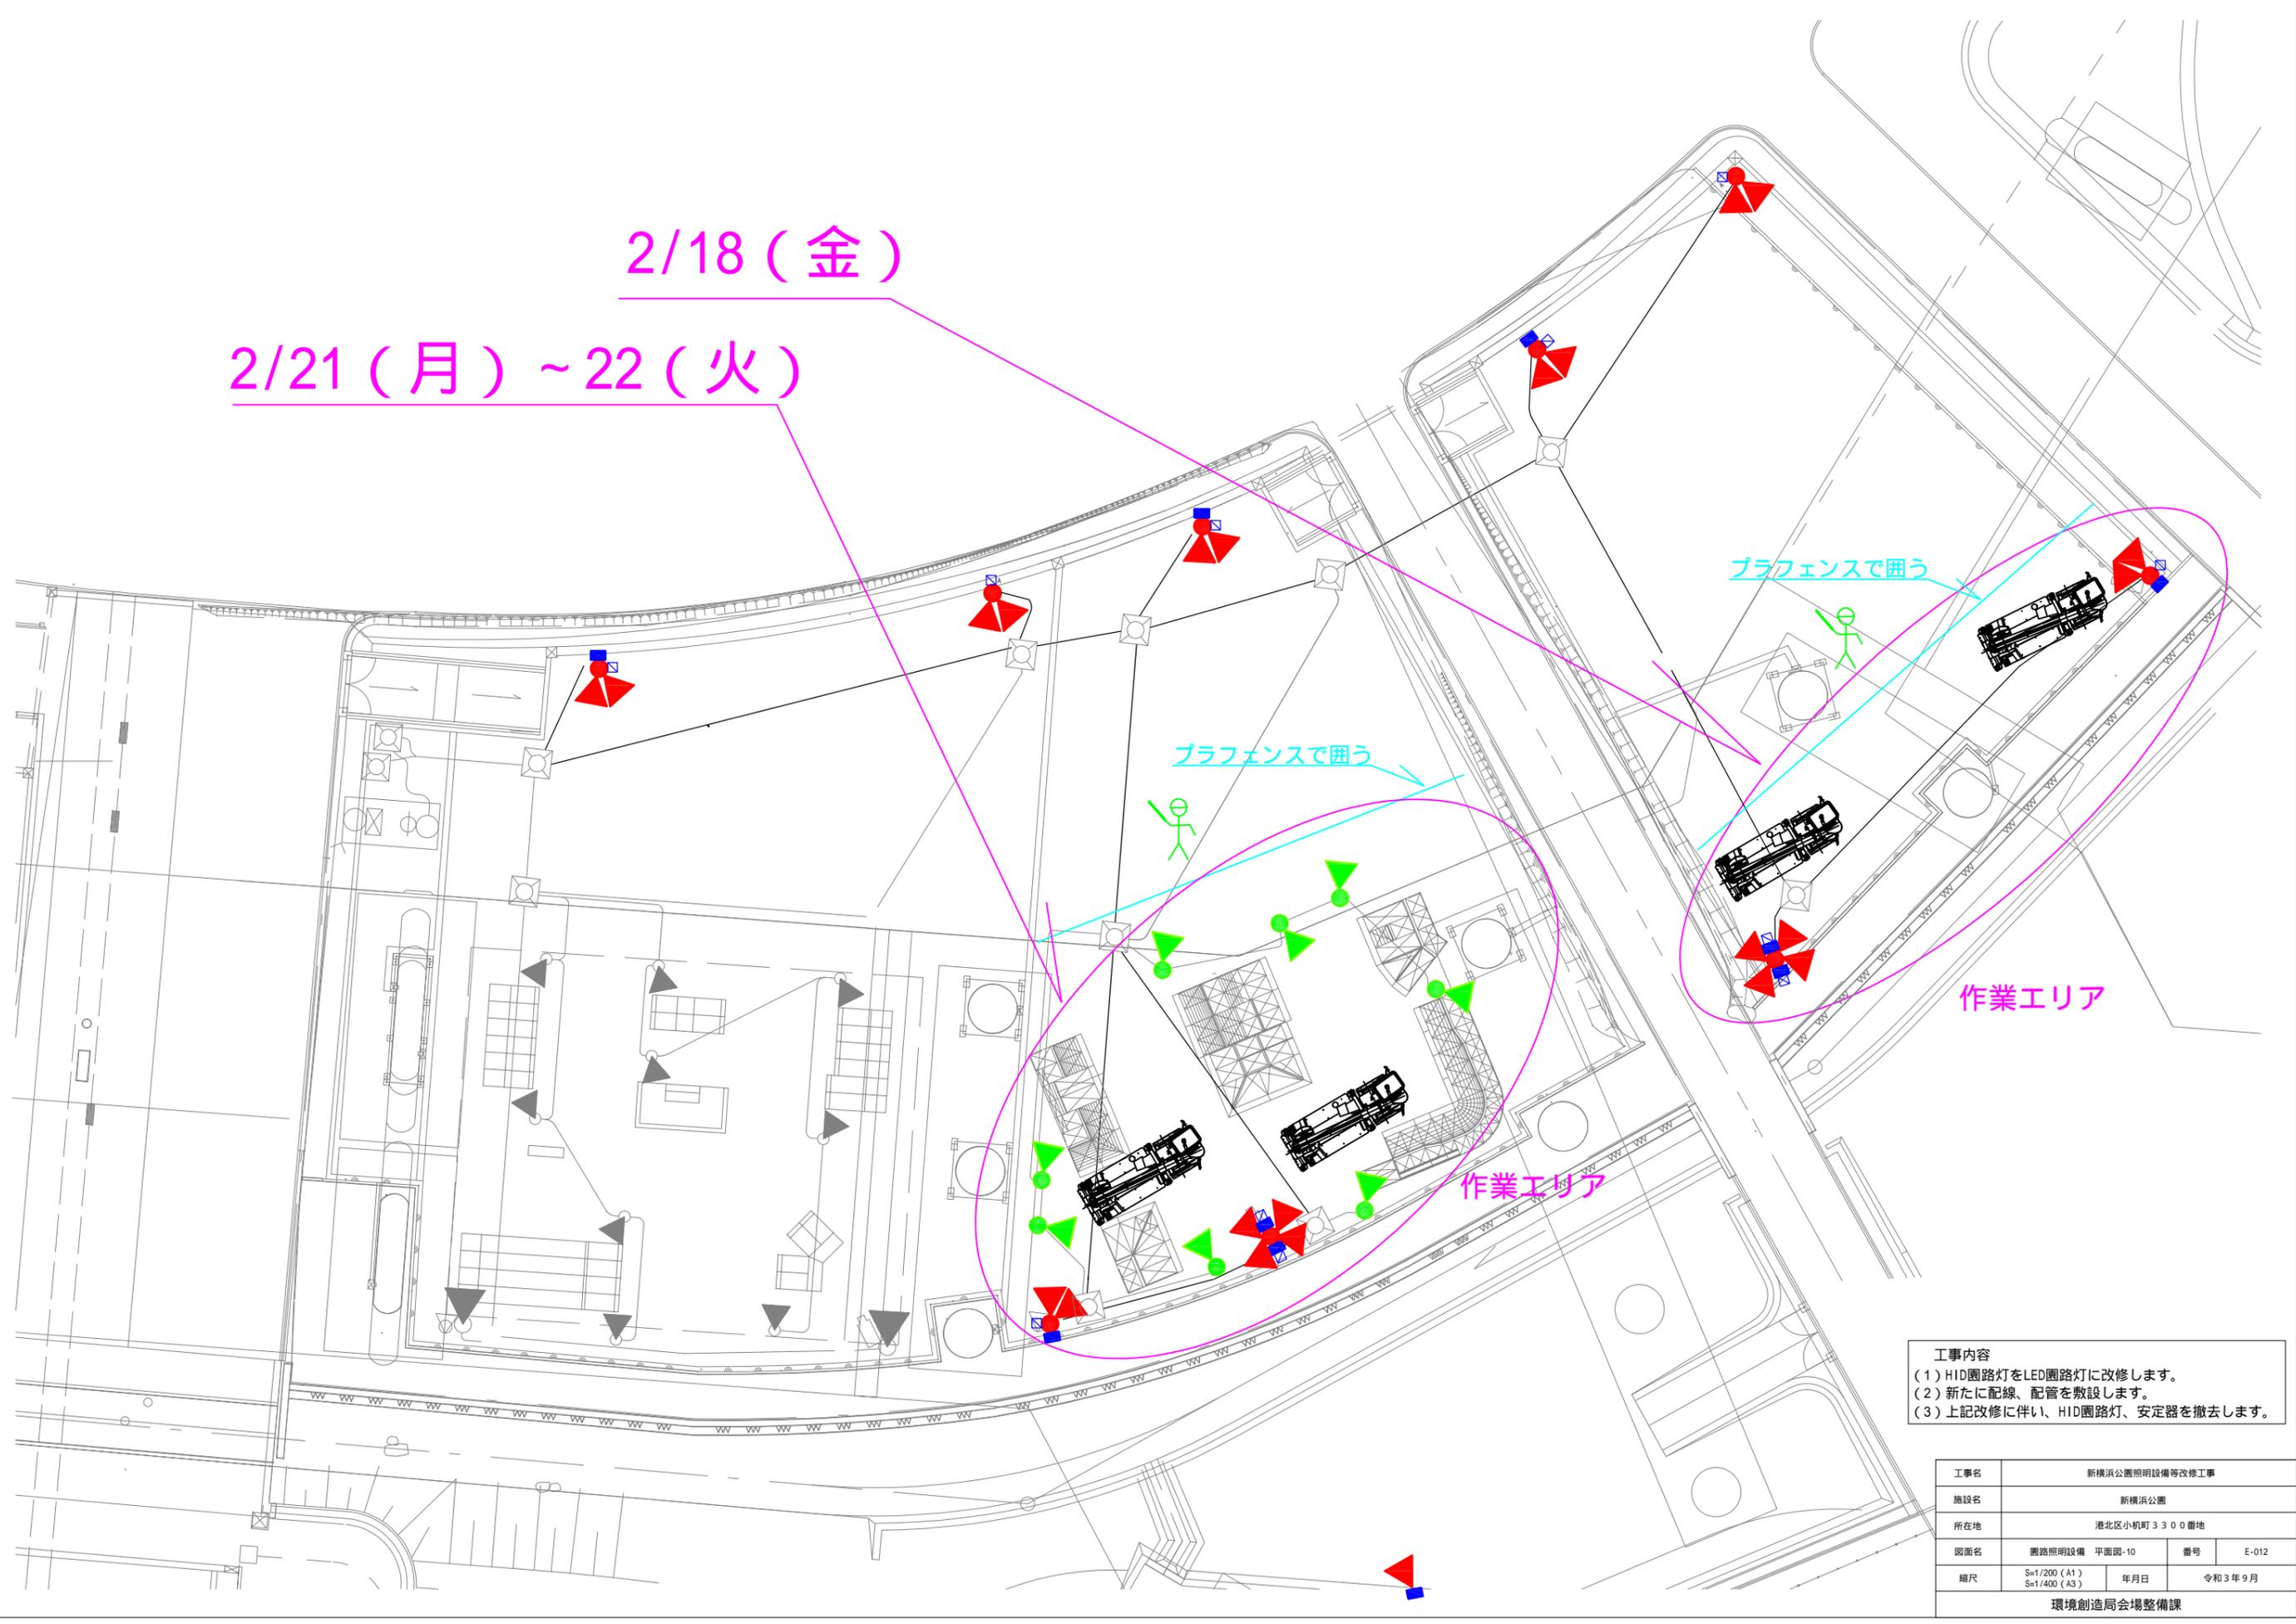

- 工事内容
- (1) HID圓路灯をLED圓路灯に改修します。
  - (2) 新たに配線、配管を敷設します。
  - (3) 上記改修に伴い、HID圓路灯、安定器を撤去します。

工事名	新横浜公園照明設備等改修工事		
施設名	新横浜公園		
所在地	港北区小机町3300番地		
図面名	園路照明設備 平面図-10	番号	E-012
縮尺	S=1/200 (A1) S=1/400 (A3)	年月日	令和3年9月
環境創造局会場整備課			